


HOSPITAL SAN JORGE Avda. Martínez de Velasco, nº 36. Huesca. Tno: 974 247 000
 HOSPITAL PROVINCIAL Pº Lucas Mallada, nº 22. Huesca. Tno: 974 223 702
 CLINICA SANTIAGO C/ Sariñena, nº 12. Huesca. Tno: 974 220 060


**ESTUDIO DE SEGURIDAD Y SALUD DE ACONDICIONAMIENTO Y REFORMA
 DE EDIFICIO PARA SEDE COMARCAL**

<i>SITUACION:</i> CALLE COSO ALTO, HUESCA		<i>PROMOTOR:</i> COMARCA HOYA DE HUESCA / PLANA DE UESCA		<i>FECHA:</i> JULIO 2018
<i>PLANO DE:</i> SITUACIÓN	<i>ESCALA:</i>	<i>NUMERO:</i> SS01	<i>ARQUITECTO:</i> UTE FRANCO - GÓMEZ <small>C/ M. Servet nº12, Huesca. Tlf.: 974231943</small>	

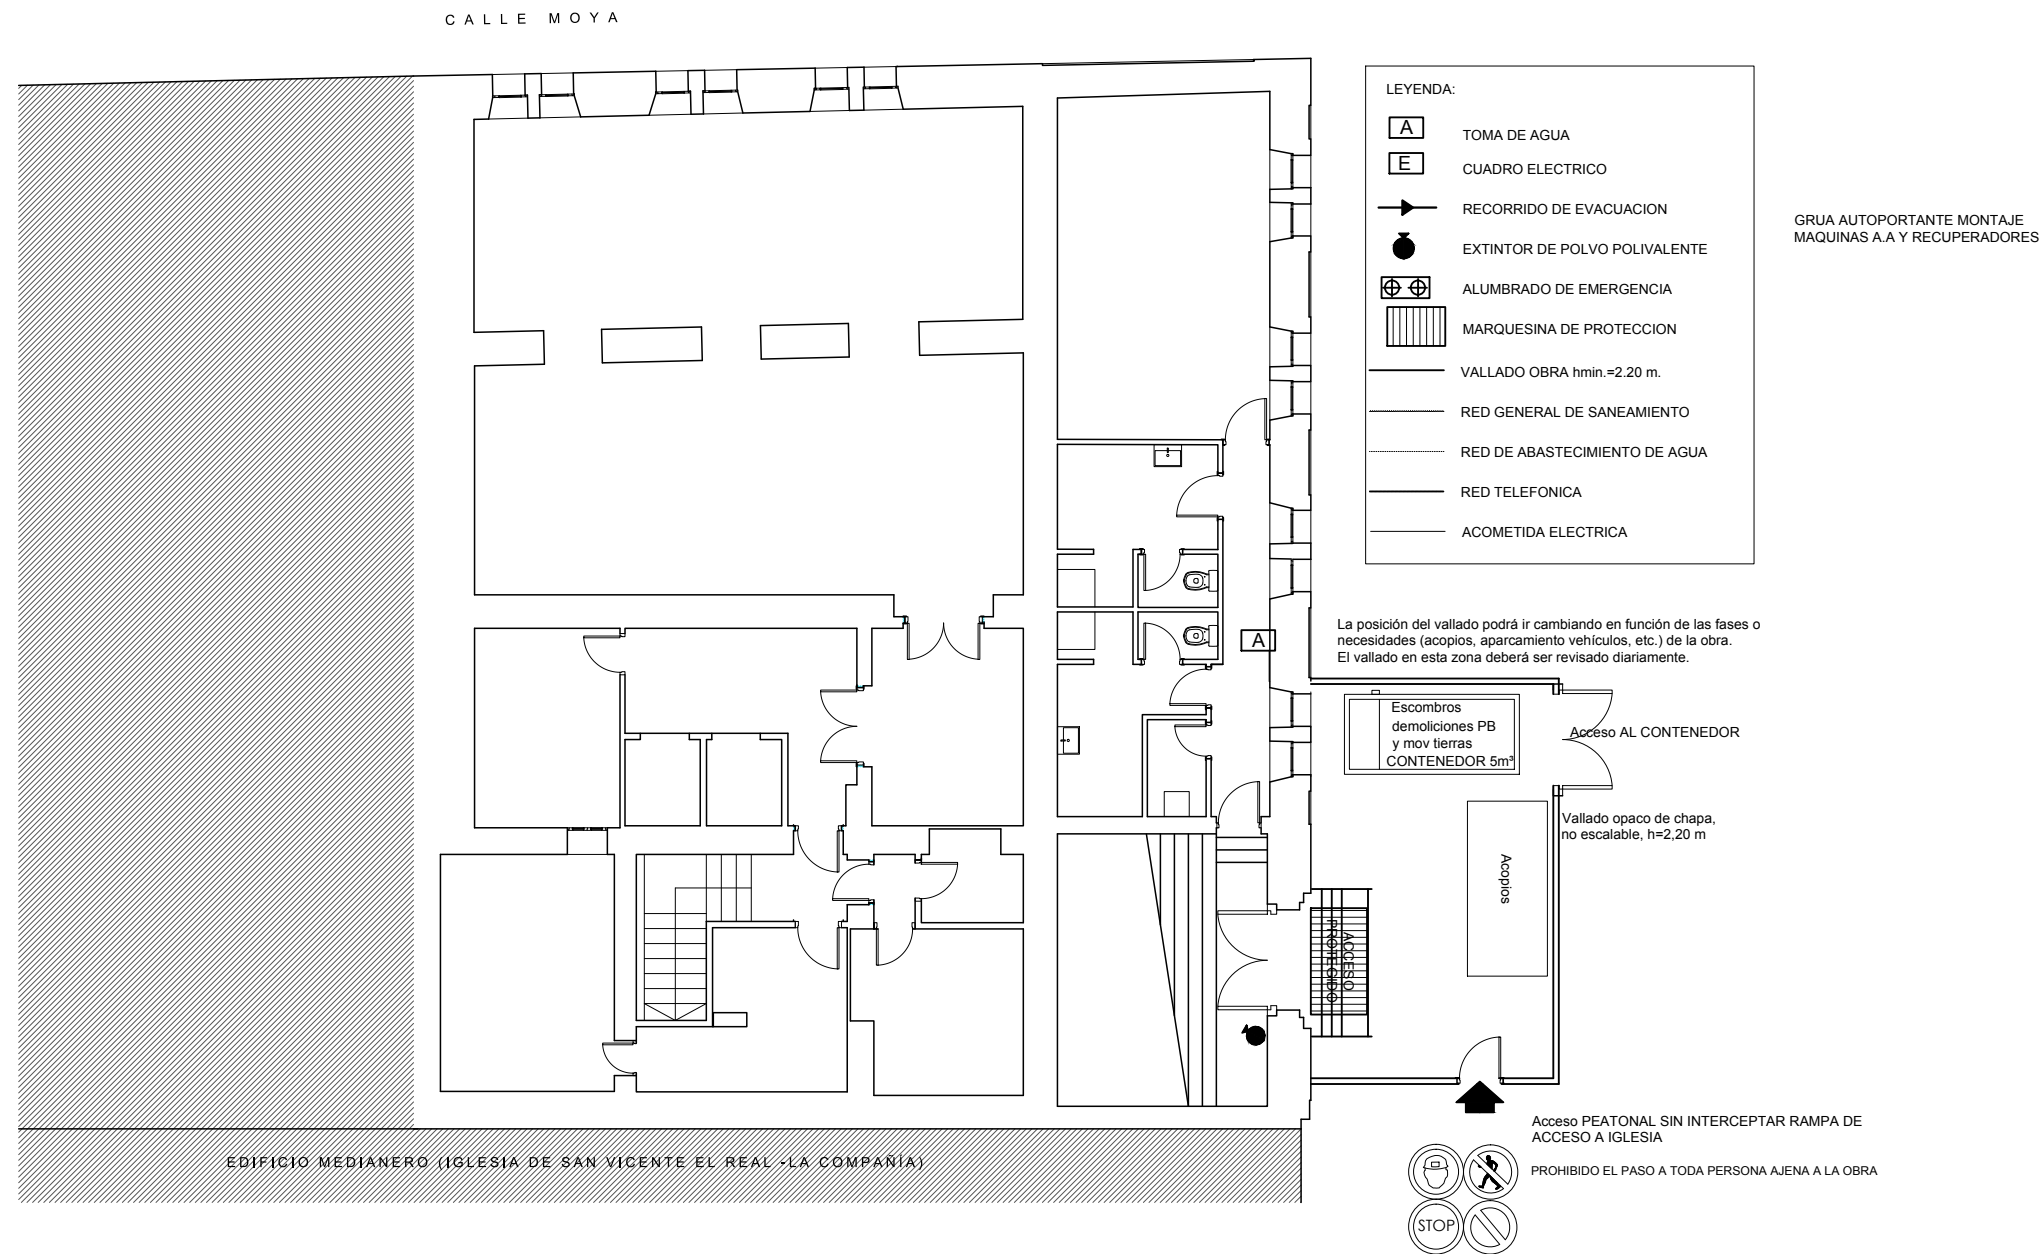


LA MAQUINARIA Y CAMIONES ACCEDERÁN Y MANIOBRARÁN EN EL ENTORNO DE LA OBRA CON SEÑALISTAS PARA PEATONES Y VEHICULOS DE LA CALLE

ESTUDIO DE SEGURIDAD Y SALUD DE ACONDICIONAMIENTO Y REFORMA DE EDIFICIO PARA SEDE COMARCAL			
<i>SITUACION:</i> CALLE COSO ALTO, HUESCA	<i>PROMOTOR:</i> COMARCA HOYA DE HUESCA / PLANA DE UESCA	<i>FECHA:</i> JULIO 2018	
<i>PLANO DE:</i> PLANTA BAJA	<i>ESCALA:</i> 1/150	<i>NUMERO:</i> SS02	<i>ARQUITECTO:</i> UTE FRANCO - GÓMEZ <small>C/ M. Servet nº12, Huesca. Tlf.: 974231943</small>

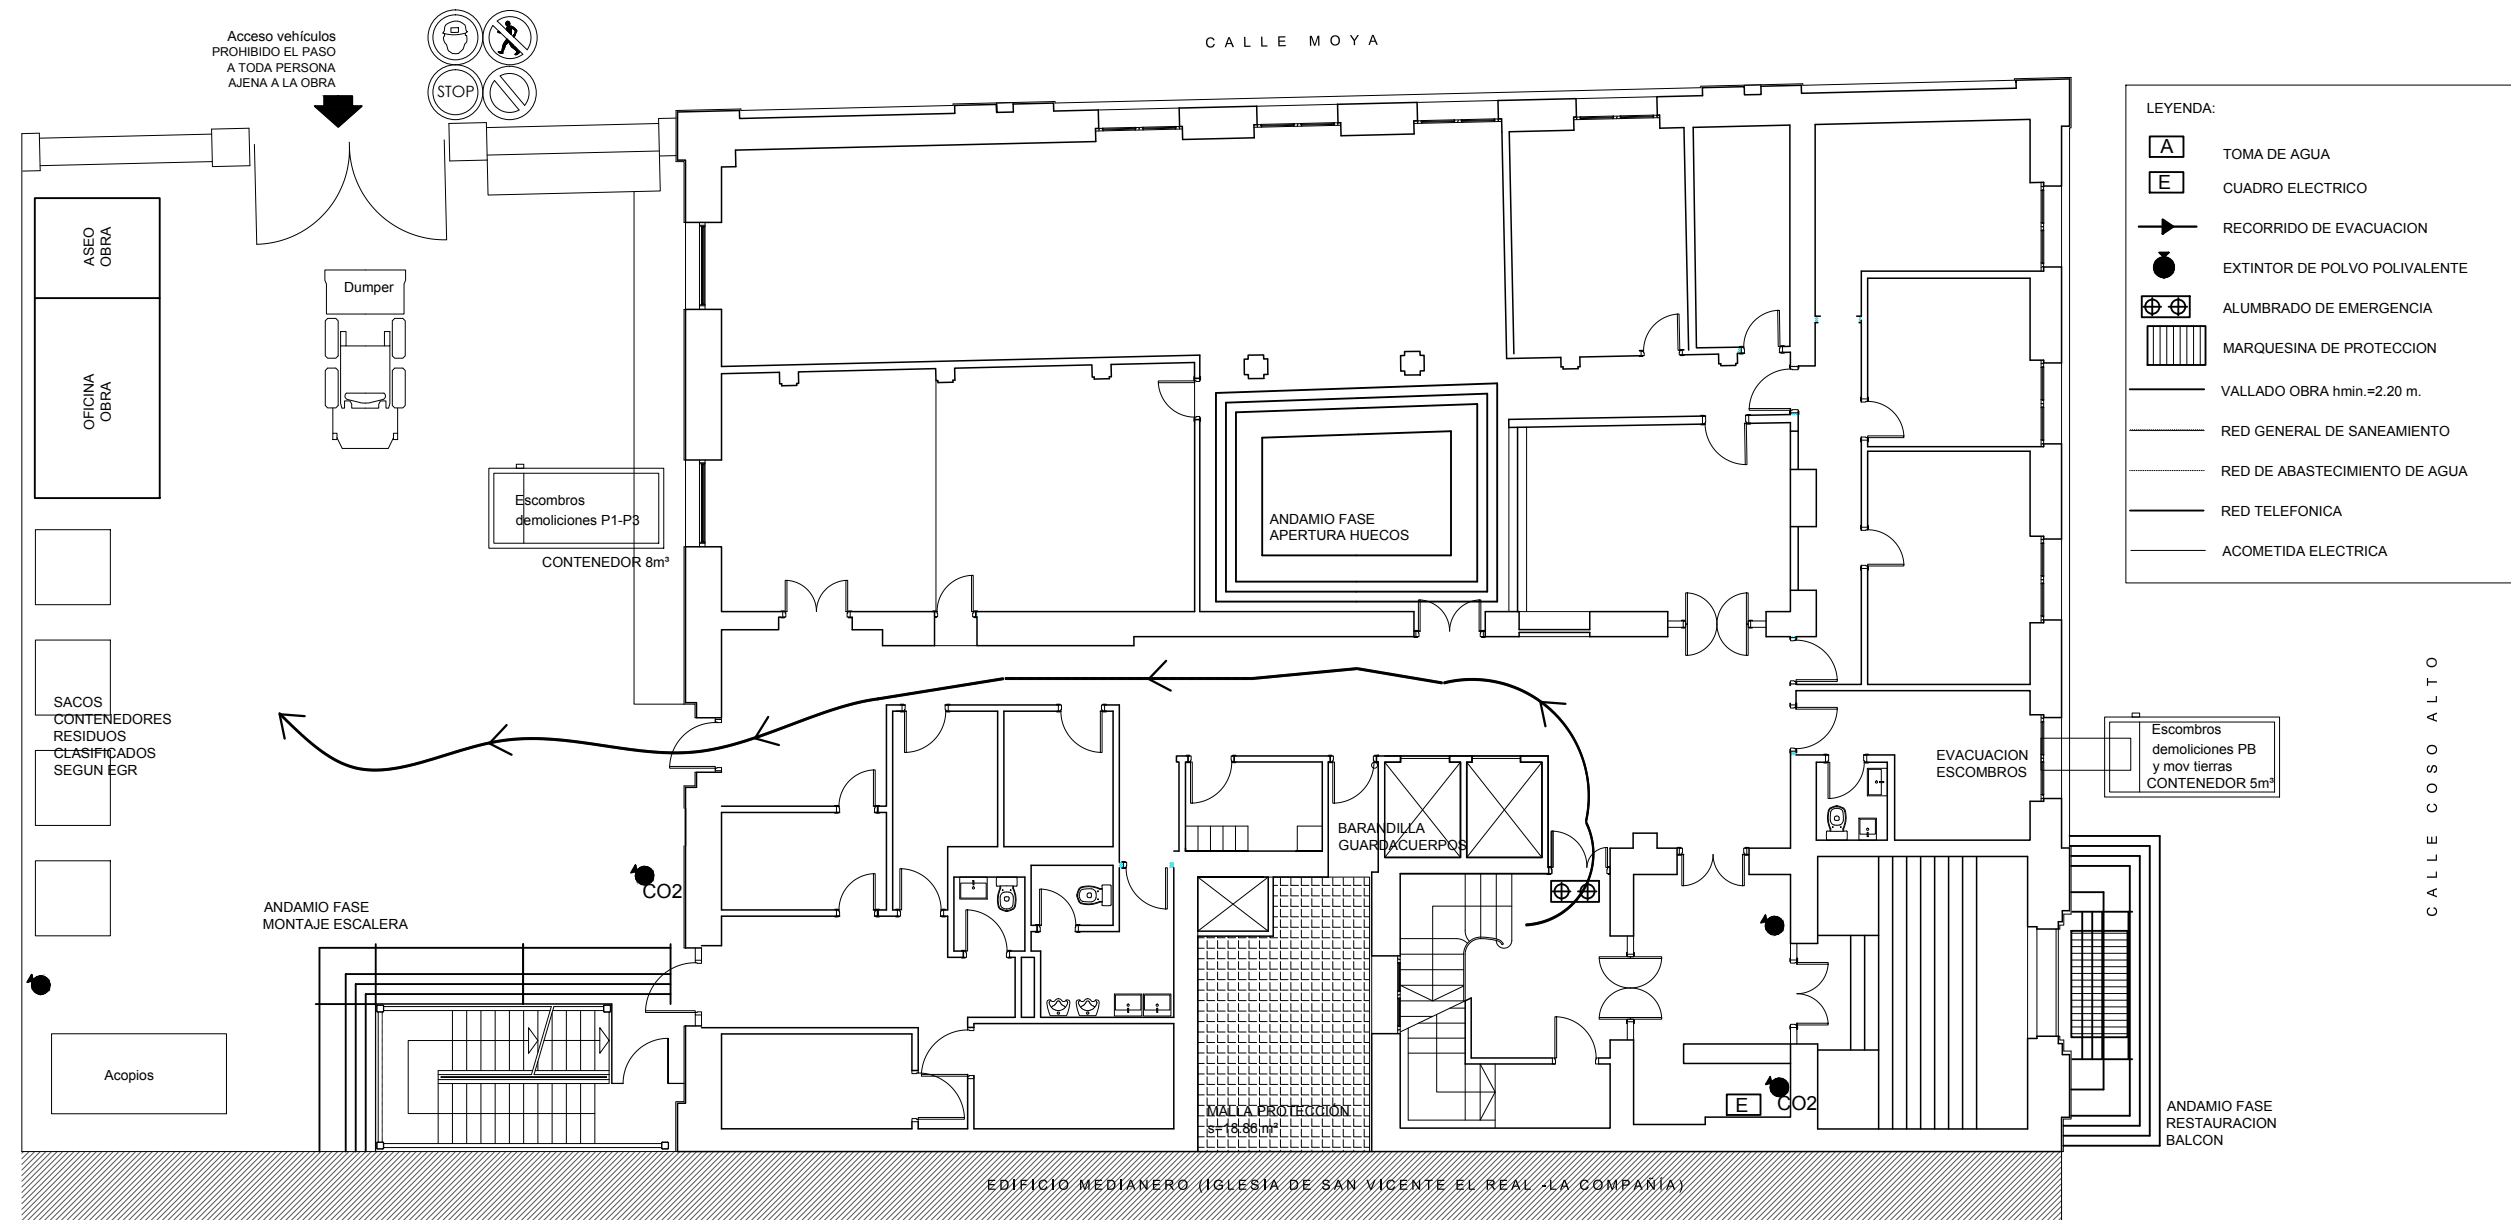


LA MAQUINARIA Y CAMIONES ACCEDERÁN Y MANIOBRARÁN EN EL ENTORNO DE LA OBRA CON SEÑALISTAS PARA PEATONES Y VEHICULOS DE LA CALLE

ESTUDIO DE SEGURIDAD Y SALUD DE ACONDICIONAMIENTO Y REFORMA DE EDIFICIO PARA SEDE COMARCAL			
SITUACION: CALLE COSO ALTO, HUESCA		PROMOTOR: COMARCA HOYA DE HUESCA / PLANA DE UESCA	FECHA: JULIO 2018
PLANO DE: PLANTA PRIMERA	ESCALA: 1/150	NUMERO: SS03	ARQUITECTO: UTE FRANCO - GÓMEZ C/ M. Servet nº12, Huesca. Tlf.: 974231943

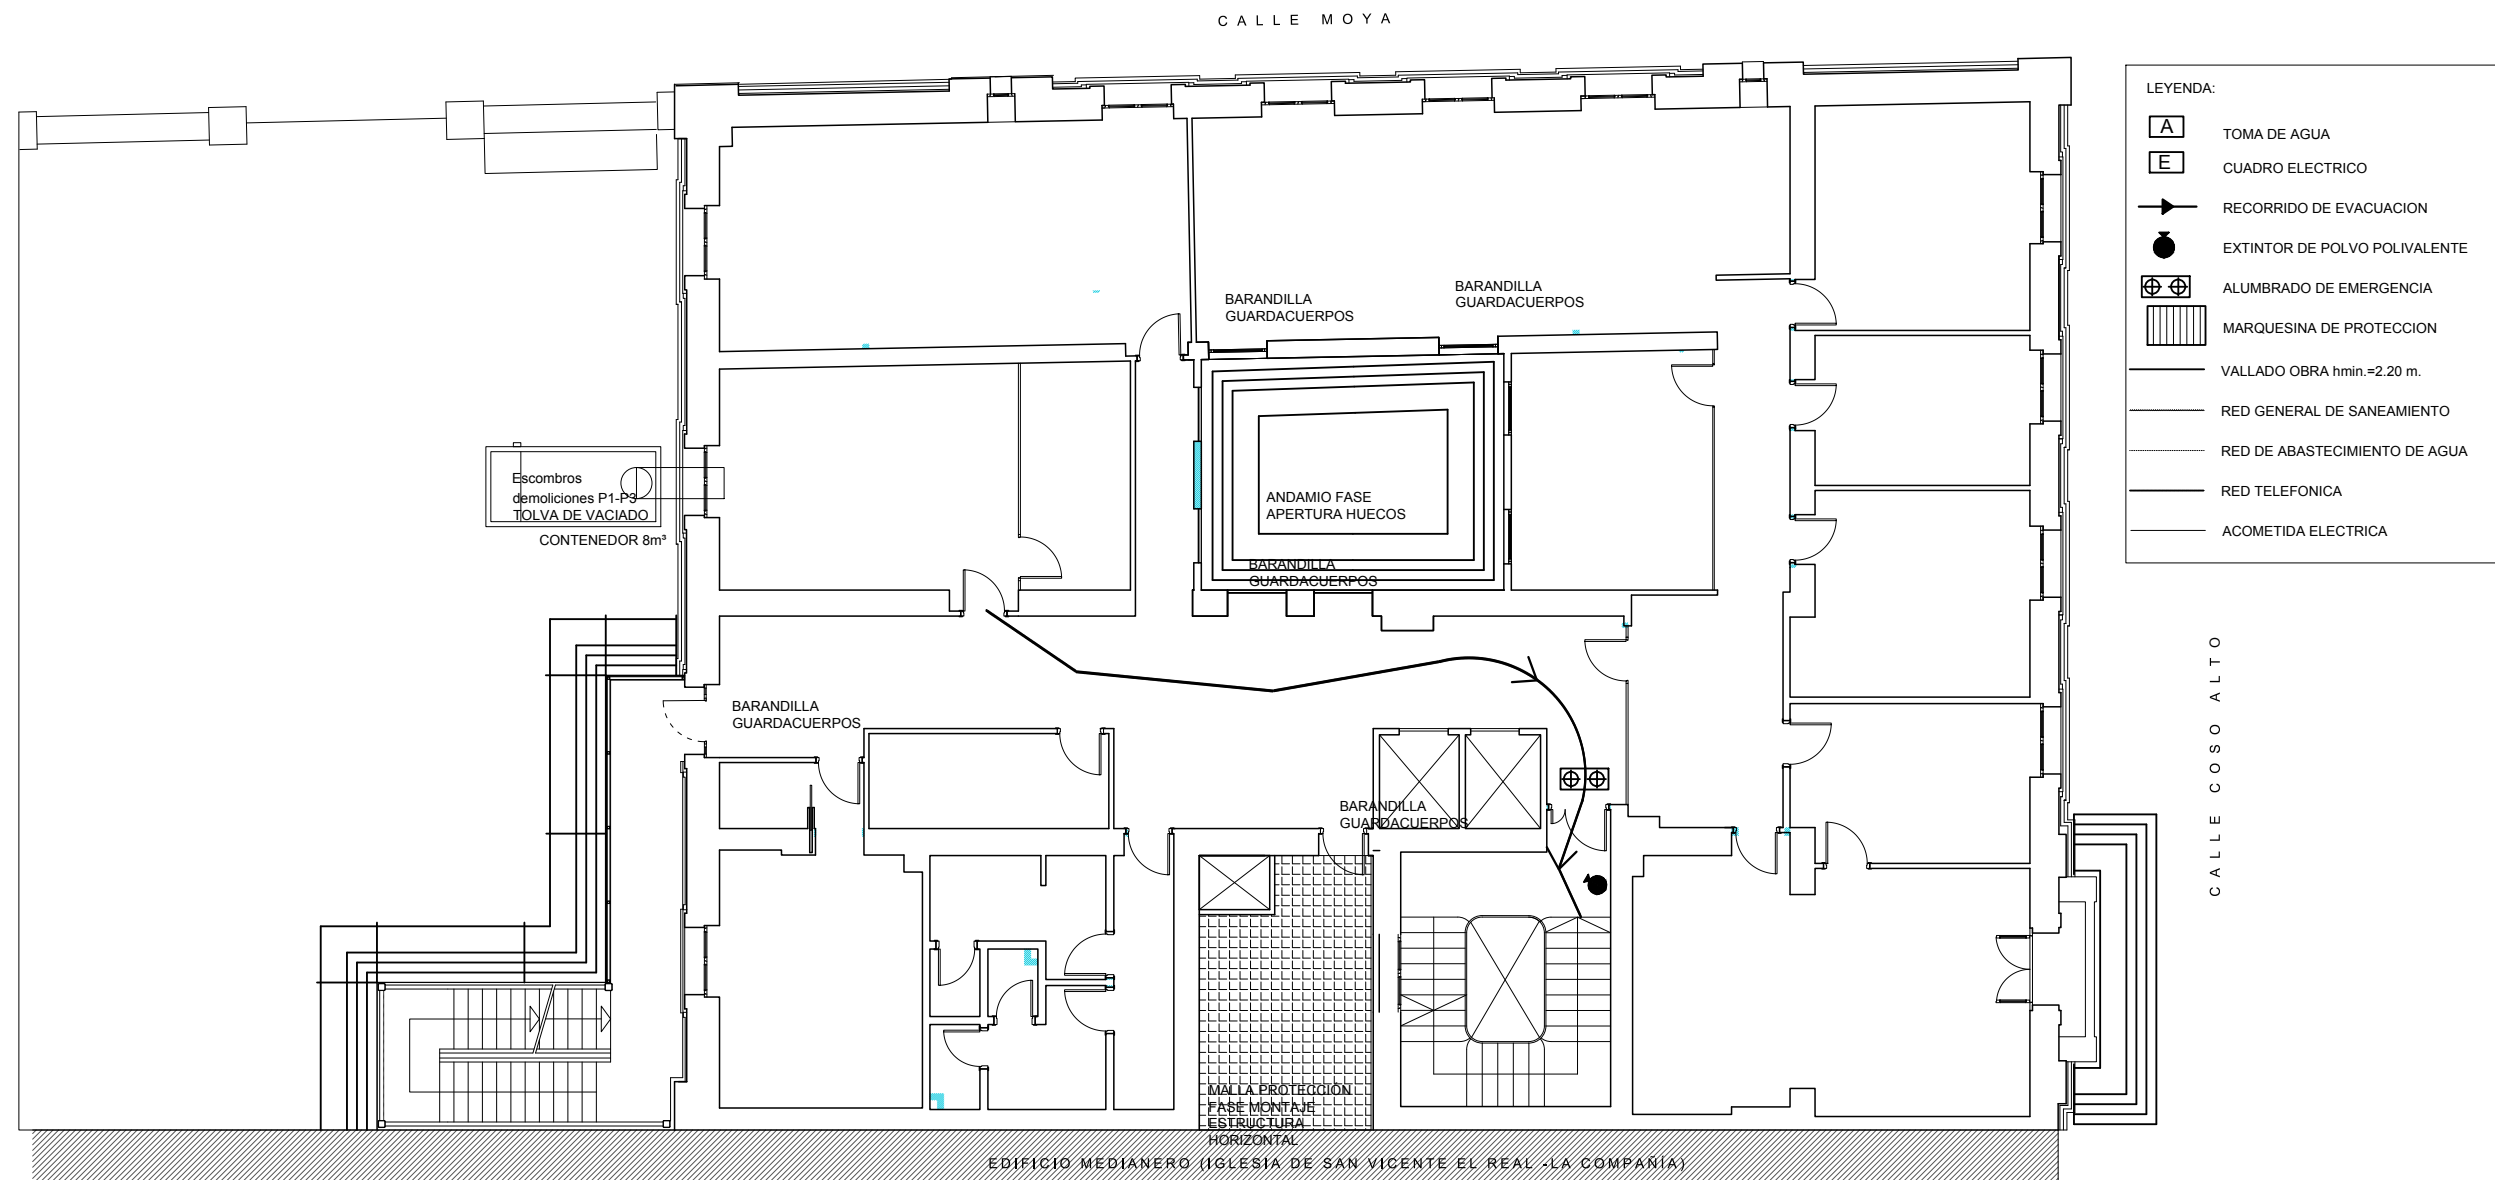


ESTUDIO DE SEGURIDAD Y SALUD DE ACONDICIONAMIENTO Y REFORMA DE EDIFICIO PARA SEDE COMARCAL			
<i>SITUACION:</i> CALLE COSO ALTO, HUESCA	<i>PROMOTOR:</i> COMARCA HOYA DE HUESCA / PLANA DE UESCA	<i>FECHA:</i> JULIO 2018	
<i>PLANO DE:</i> PLANTA SEGUNDA	<i>ESCALA:</i> 1/150	<i>NUMERO:</i> SS04	<i>ARQUITECTO:</i> UTE FRANCO - GÓMEZ <small>C/ M. Servet nº12, Huesca. Tlf.: 974231943</small>

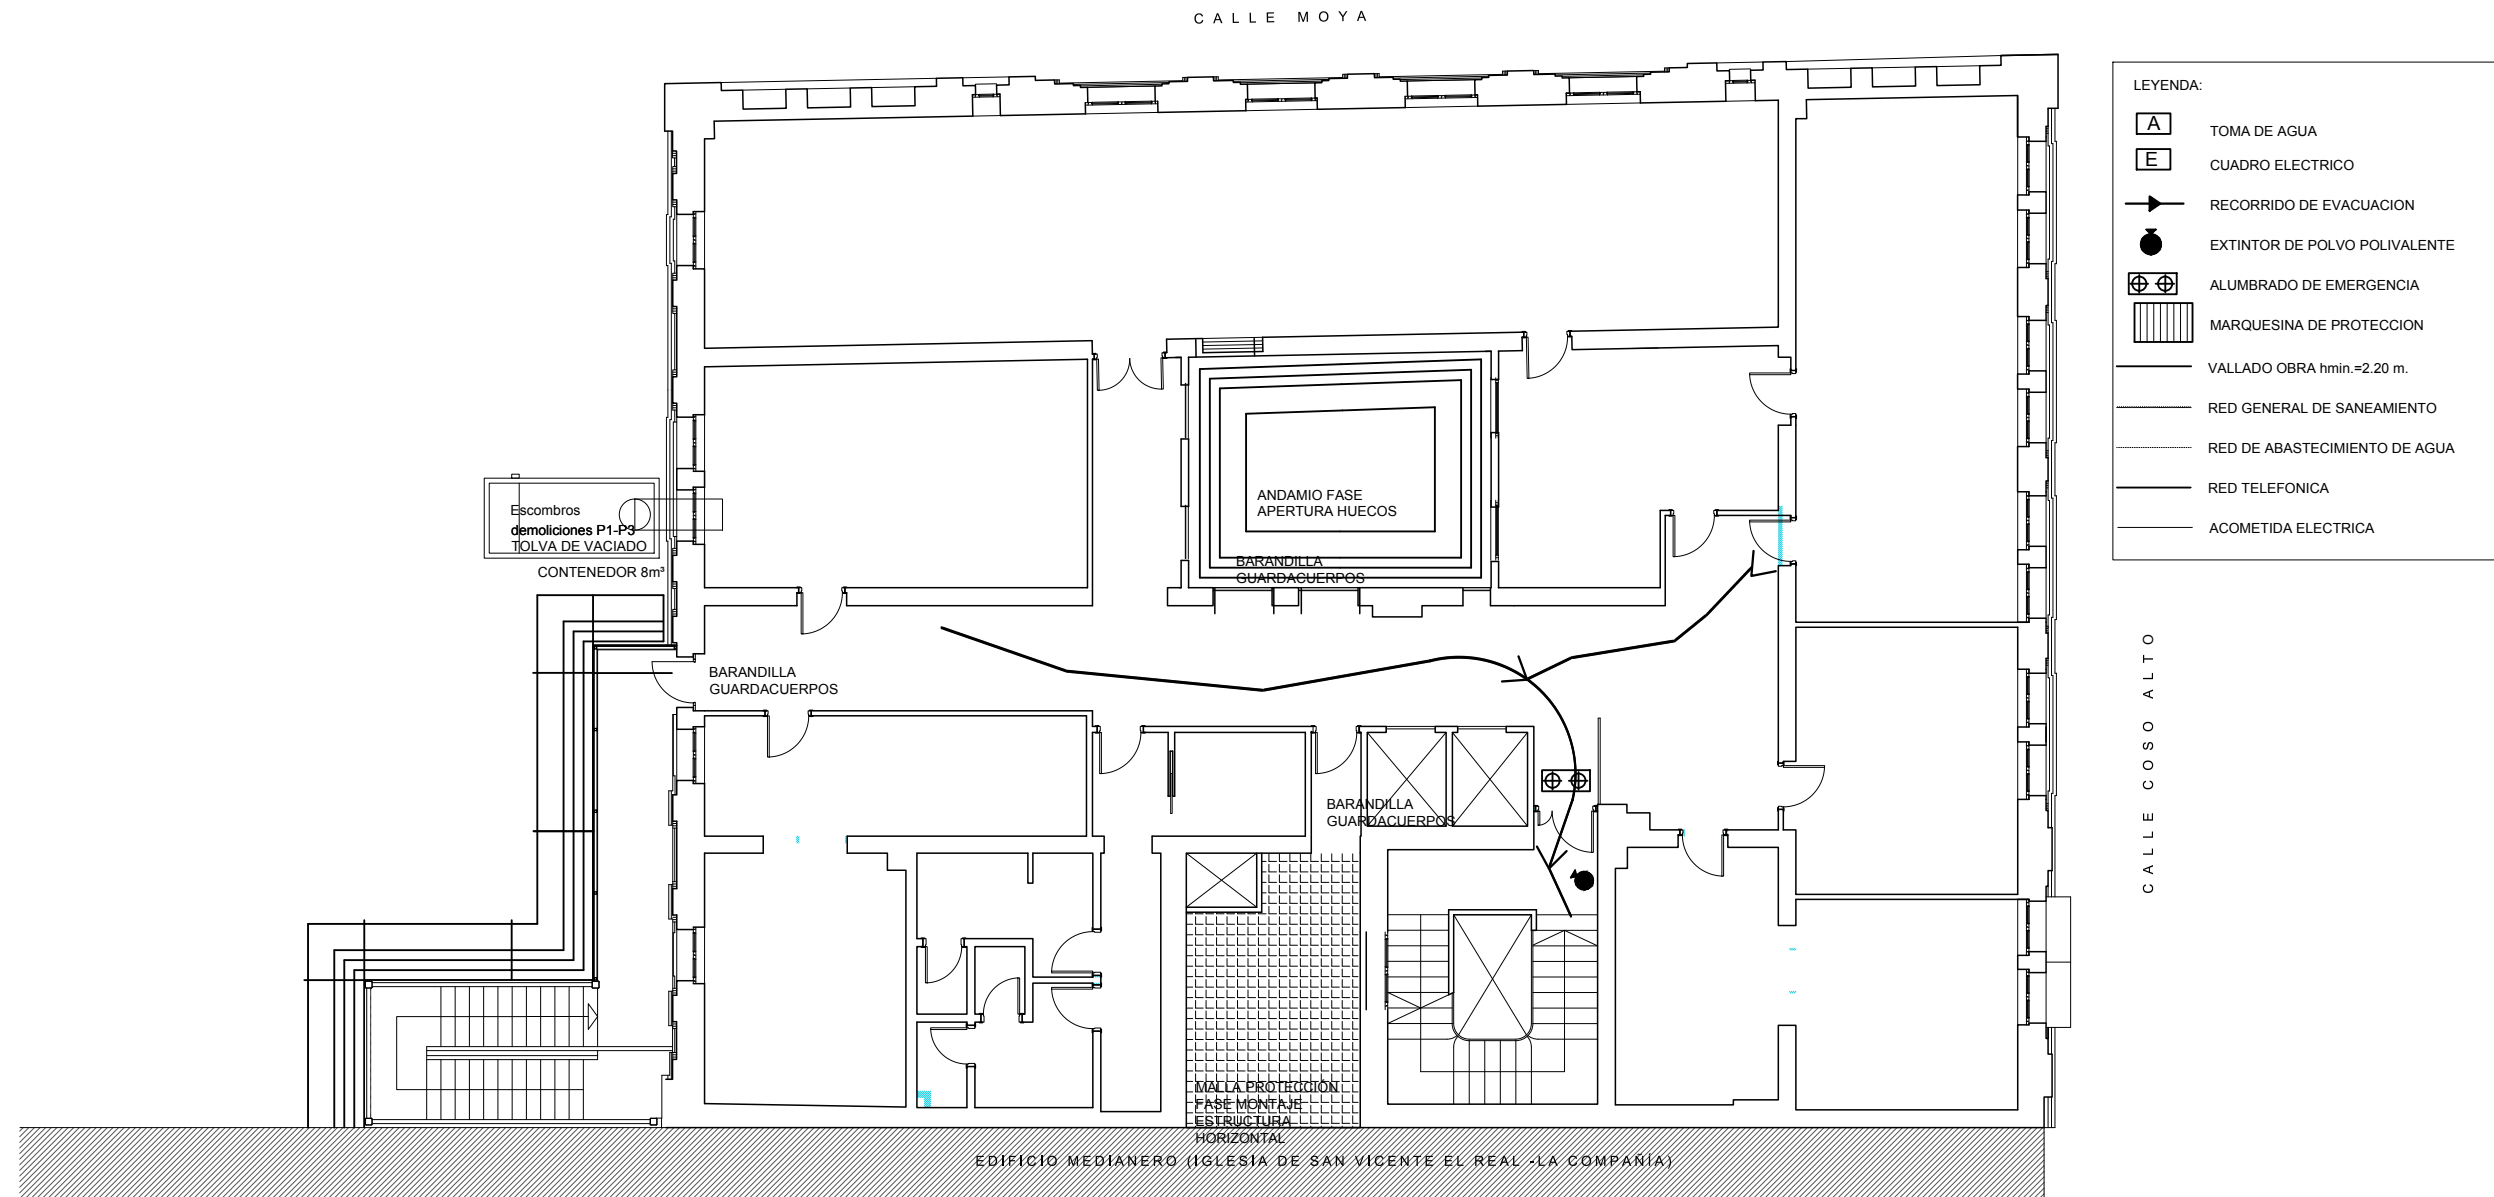

ESTUDIO DE SEGURIDAD Y SALUD DE ACONDICIONAMIENTO Y REFORMA DE EDIFICIO PARA SEDE COMARCAL			
<i>SITUACION:</i> CALLE COSO ALTO, HUESCA	<i>PROMOTOR:</i> COMARCA HOYA DE HUESCA / PLANA DE UESCA	<i>FECHA:</i> JULIO 2018	
<i>PLANO DE:</i> PLANTA TERCERA	<i>ESCALA:</i> 1/150	<i>NUMERO:</i> SS05	<i>ARQUITECTO:</i> UTE FRANCO - GÓMEZ <small>C/ M. Servet nº12, Huesca. Tlf.: 974231943</small>

CALLE MOYA

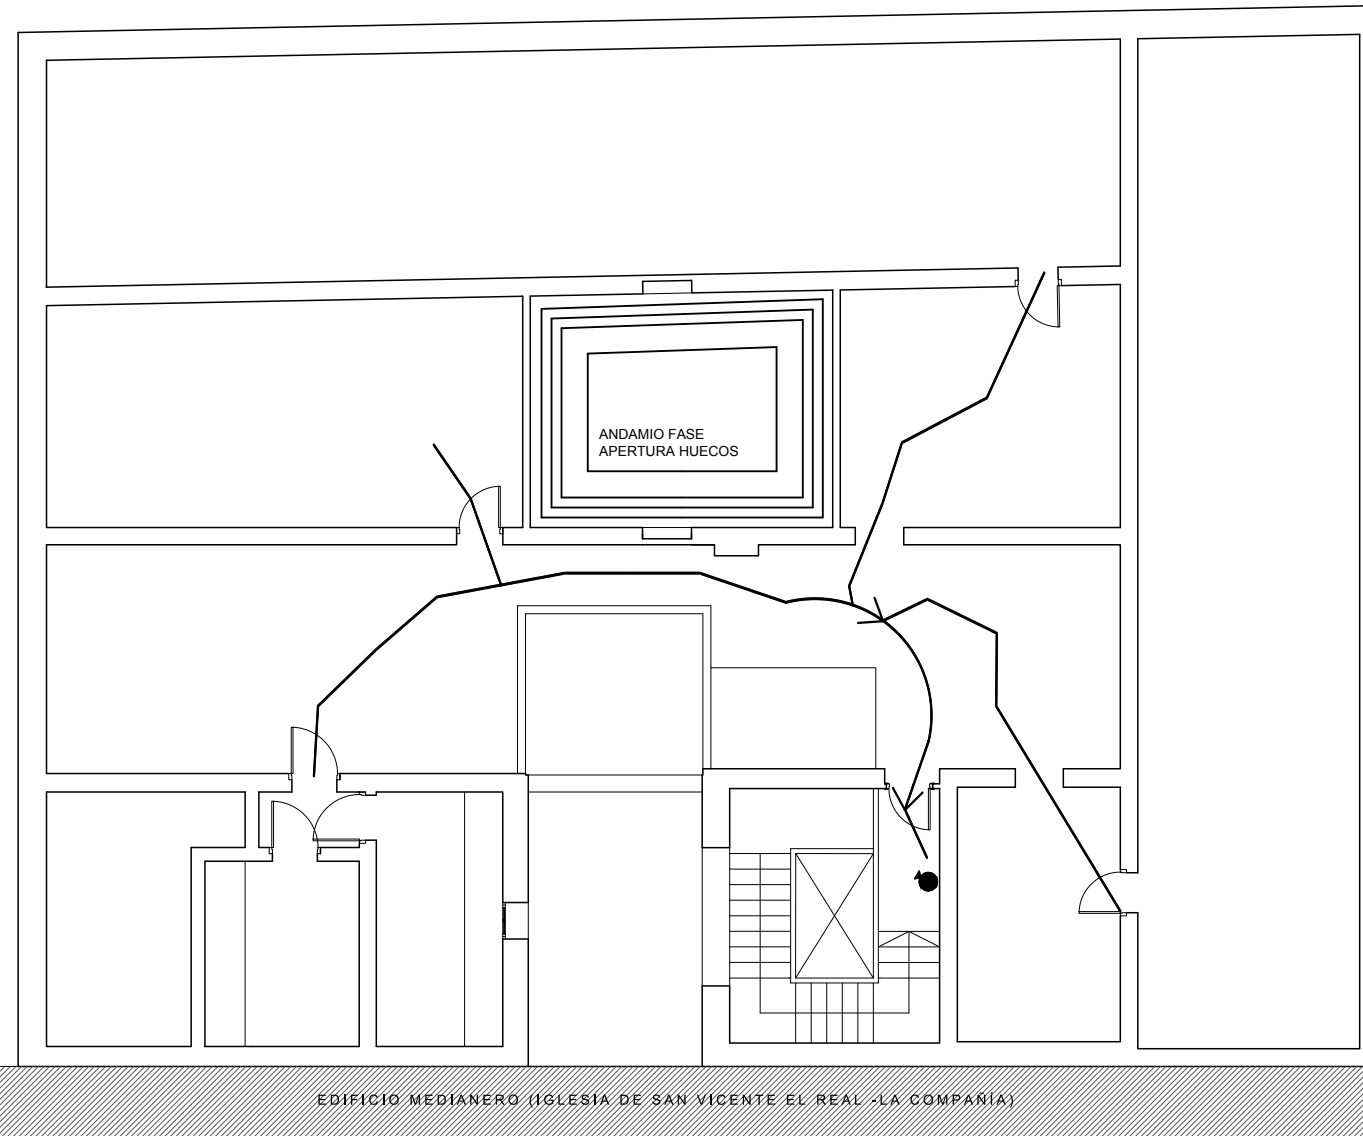


LEYENDA:

A	TOMA DE AGUA
E	CUADRO ELECTRICO
	RECORRIDO DE EVACUACION
	EXTINTOR DE POLVO POLIVALENTE
	ALUMBRADO DE EMERGENCIA
	MARQUESINA DE PROTECCION
	VALLADO OBRA hmin.=2.20 m.
	RED GENERAL DE SANEAMIENTO
	RED DE ABASTECIMIENTO DE AGUA
	RED TELEFONICA
	ACOMETIDA ELECTRICA



CALLE COSO ALTO

EDIFICIO MEDIANERO (IGLESIA DE SAN VICENTE EL REAL -LA COMPAÑIA)

ESTUDIO DE SEGURIDAD Y SALUD DE ACONDICIONAMIENTO Y REFORMA DE EDIFICIO PARA SEDE COMARCAL			
<i>SITUACION:</i> CALLE COSO ALTO, HUESCA		<i>PROMOTOR:</i> COMARCA HOYA DE HUESCA / PLANA DE UESCA	
		<i>FECHA:</i> JULIO 2018	
<i>PLANO DE:</i> PLANTA CUARTA.	<i>ESCALA:</i> 1/150	<i>NUMERO:</i> SS06	<i>ARQUITECTO:</i> UTE FRANCO - GÓMEZ <small>C/ M. Servet nº12, Huesca. Tlf.: 974231943</small>

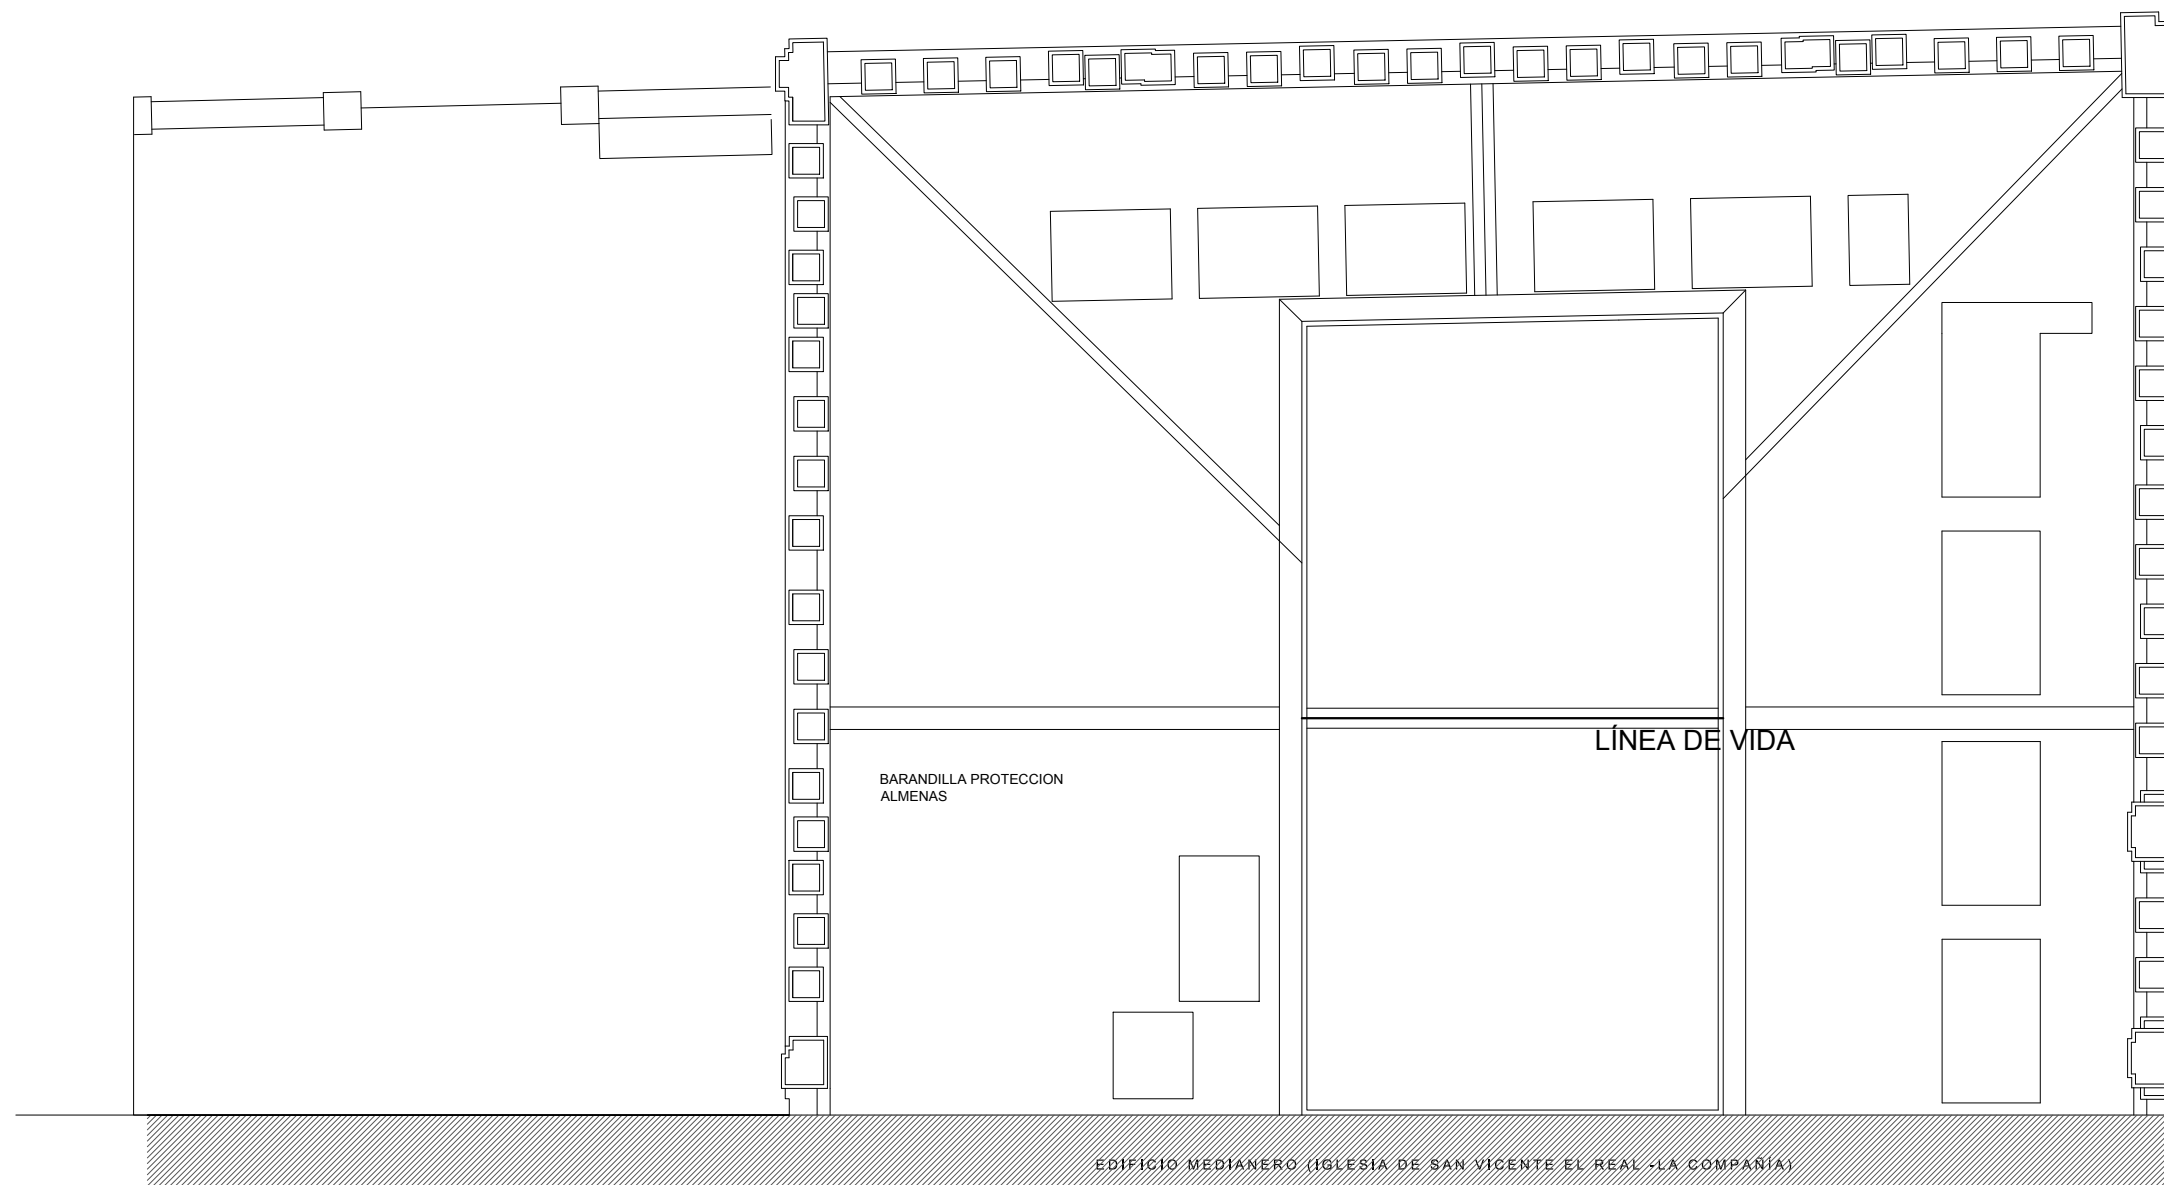

ESTUDIO DE SEGURIDAD Y SALUD DE ACONDICIONAMIENTO Y REFORMA DE EDIFICIO PARA SEDE COMARCAL			
<i>SITUACION:</i> CALLE COSO ALTO, HUESCA		<i>PROMOTOR:</i> COMARCA HOYA DE HUESCA / PLANA DE UESCA	<i>FECHA:</i> JULIO 2018
<i>PLANO DE:</i> PLANTA CUBIERTAS	<i>ESCALA:</i> 1/150	<i>NUMERO:</i> SS07	<i>ARQUITECTO:</i> UTE FRANCO - GÓMEZ <small>C/ M. Servet nº12, Huesca. Tlf.: 974231943</small>

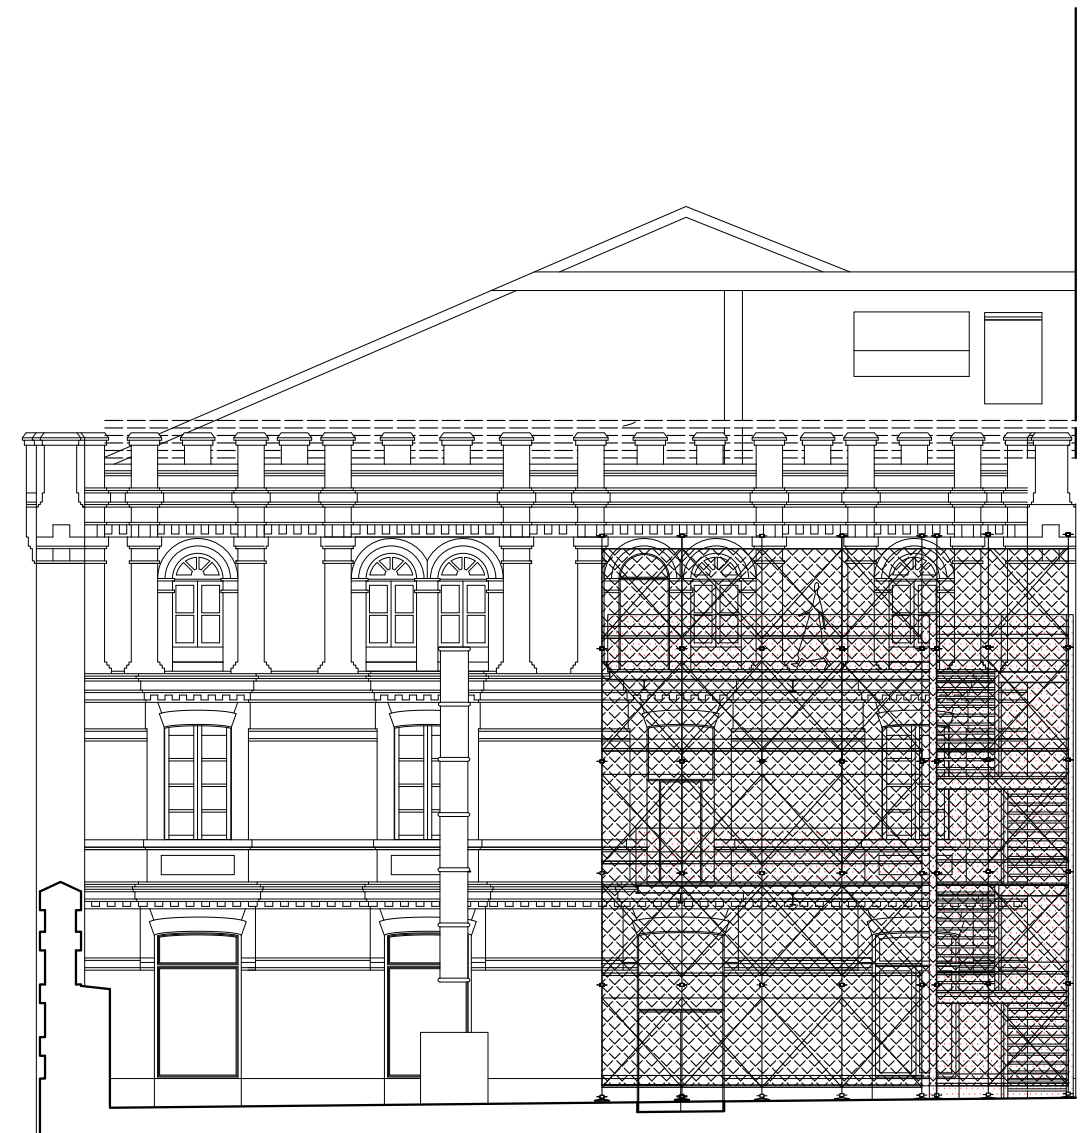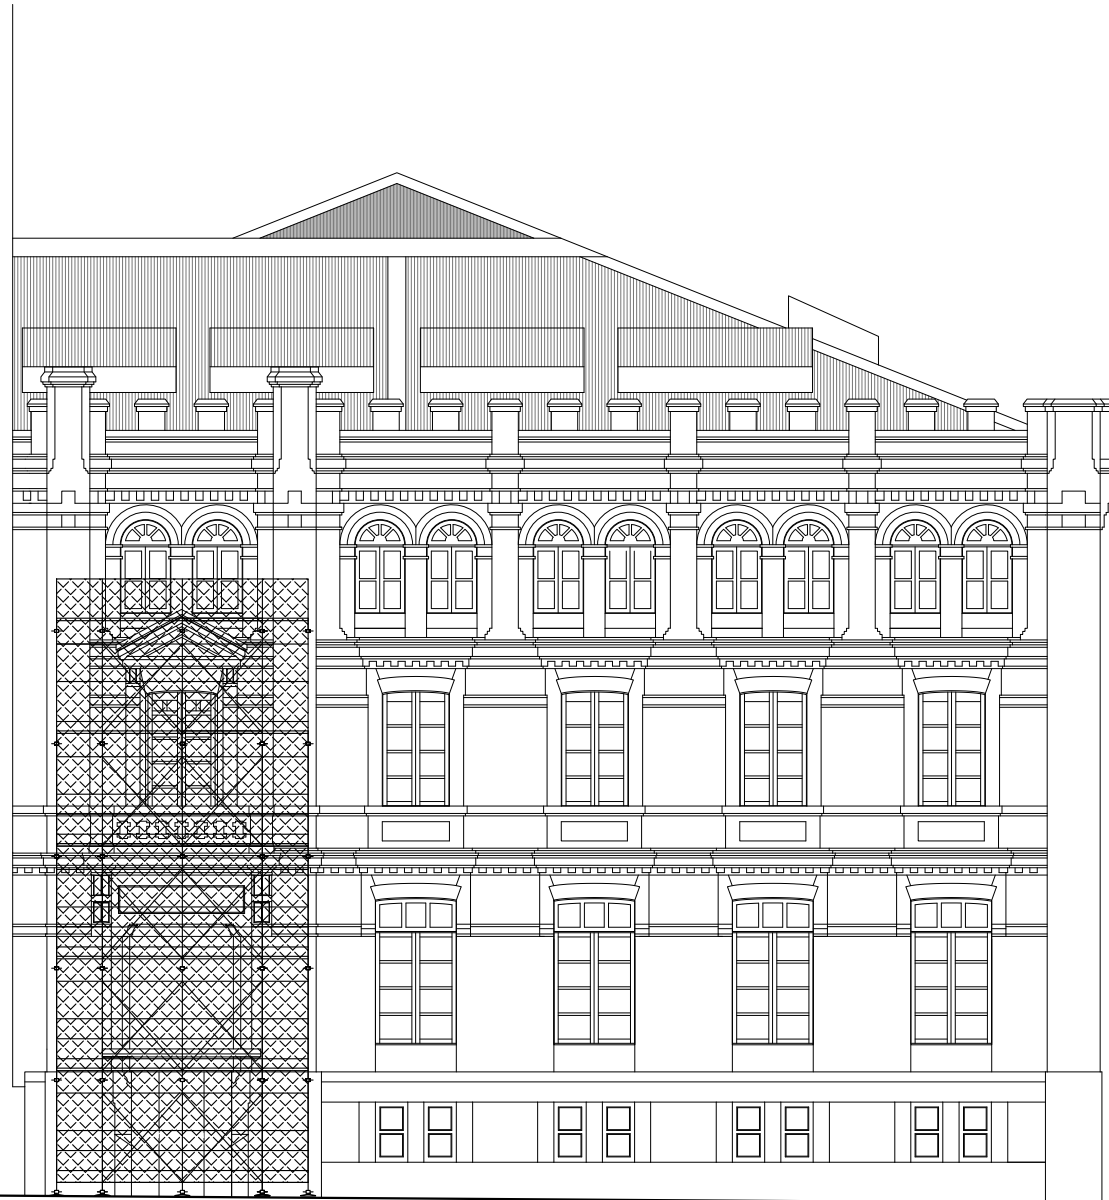

BARANDILLA PROTECCION ALMENAS

ESTUDIO DE SEGURIDAD Y SALUD DE ACONDICIONAMIENTO Y REFORMA DE EDIFICIO PARA SEDE COMARCAL			
<i>SITUACION:</i> CALLE COSO ALTO, HUESCA		<i>PROMOTOR:</i> COMARCA HOYA DE HUESCA / PLANA DE UESCA	
		<i>FECHA:</i> JULIO 2018	
<i>PLANO DE:</i> ALZADOS	<i>ESCALA:</i> 1/150	<i>NUMERO:</i> SS08	<i>ARQUITECTO:</i> UTE FRANCO - GÓMEZ <small>C/ M. Servet nº12, Huesca. Tlf.: 974231943</small>



ESTUDIO DE SEGURIDAD Y SALUD DE ACONDICIONAMIENTO Y REFORMA DE EDIFICIO PARA SEDE COMARCAL			
<i>SITUACION:</i> CALLE COSO ALTO, HUESCA		<i>PROMOTOR:</i> COMARCA HOYA DE HUESCA / PLANA DE UESCA	<i>FECHA:</i> JULIO 2018
<i>PLANO DE:</i> SECCION	<i>ESCALA:</i> 1/150	<i>NUMERO:</i> SS09	<i>ARQUITECTO:</i> UTE FRANCO - GÓMEZ <small>C/ M. Servet nº12, Huesca. Tlf.: 974231943</small>